


KOORDINAČNÍ SITUACE M 1:250

PD - MĚSTSKÁ PLYVECKÁ HALA V LOUNECH

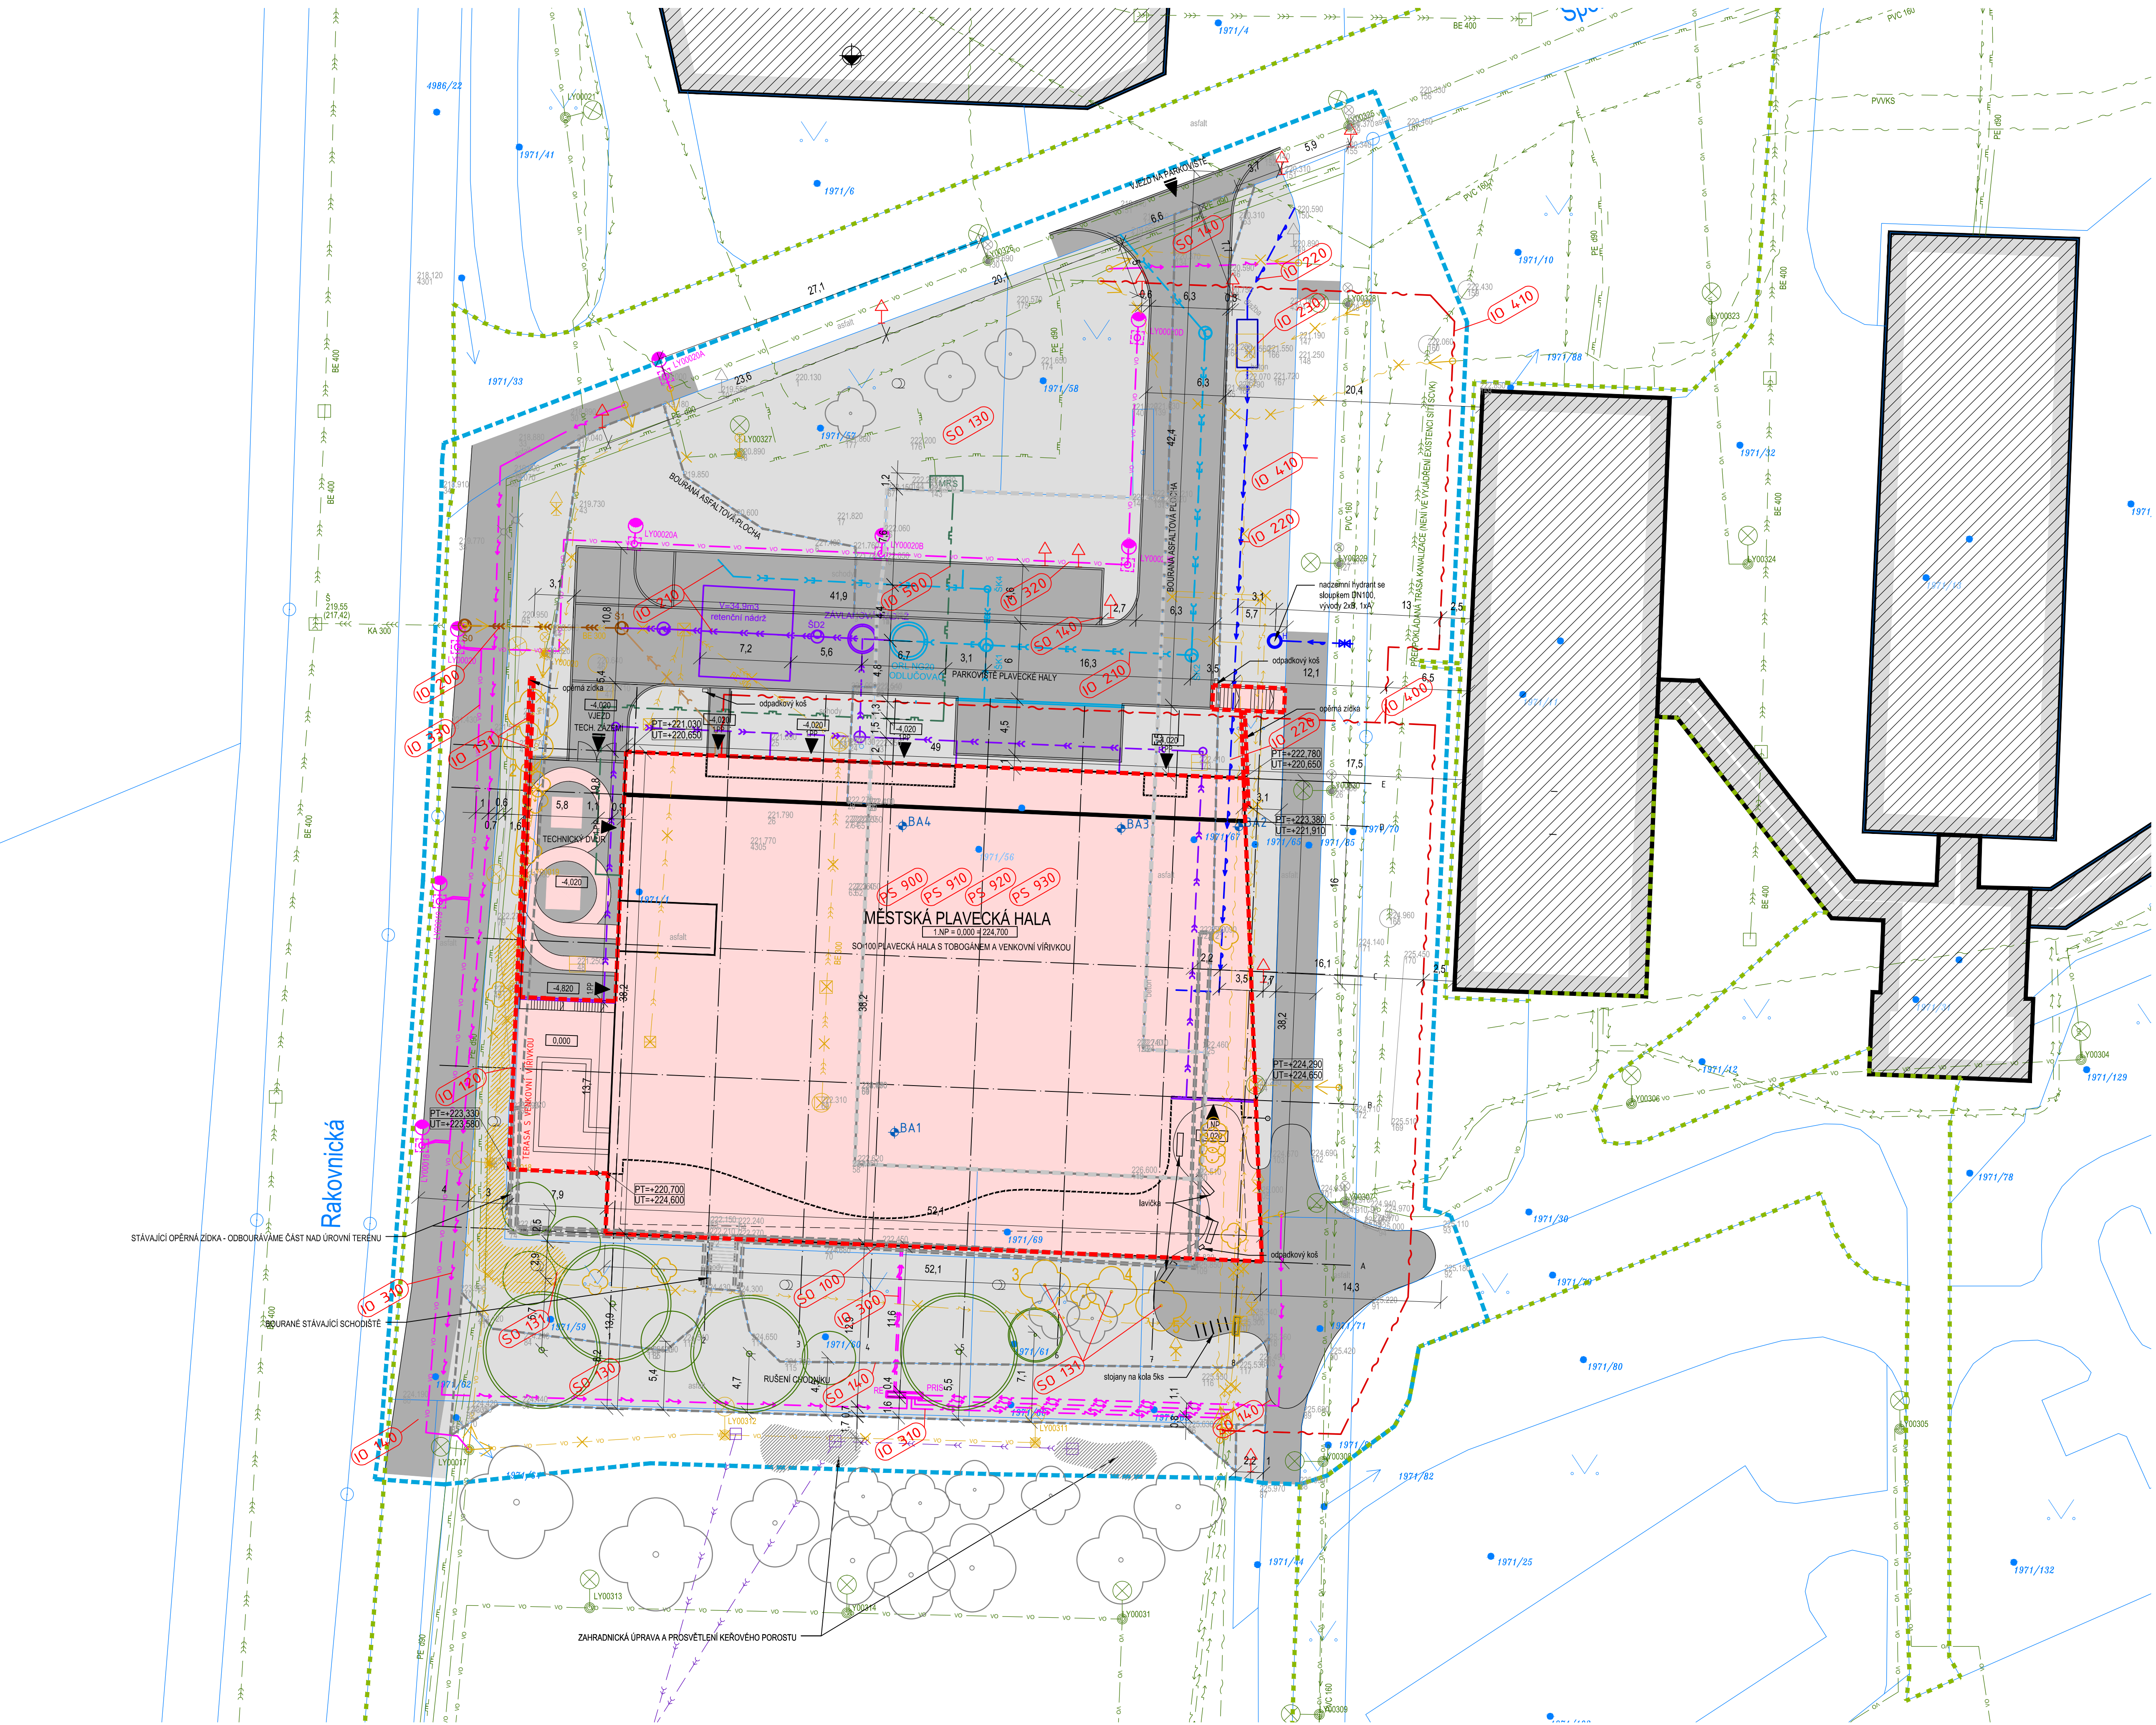

LEGENDA PLOCH A ZNAČEK

- HRANICE STAVBY, HRANICE PLOCHY URČENÉ PRO ZAŘÍZENÍ
- HRANICE POZEMKŮ DOTČENÝCH STAVBOU
- HRANICE NAVRHOVANÉ PEVNÉ STAVBY - SO 100
- ZPEVNĚNÉ PLOCHY SO 140
- SADOVÉ ÚPRAVY SO 130
- NAVRHOVANÝ STAVEBNÍ OBJEKT SO 100
- STÁVAJÍCÍ STAVEBNÍ OBJEKT
- BOURANÝ STAVEBNÍ OBJEKT
- OBRYS ZBOURANÉ PLYVECKÉ HALY
- KOMUNIKACE A ZPEVNĚNÉ PLOCHY
- SPADY STŘECHY
- L. 800 INFORMATIVNÍ VÝŠKOVÉ KÓTY UPŘ. TERÉNU ZPEVNĚNÝCH PLOCH
- OPLCENÍ SO 120
- HRANICE POZEMKŮ DLE KATASTRU NEMOVITOSTÍ
- 1862 PARCELNÍ ČÍSLO DLE KATASTRU NEMOVITOSTÍ
- ▼ VSTUP DO NOVÉHO OBJEKTU
- ▼ VJEZD DO AREÁLU
- SO 100 OZNAČENÍ STAVEBNÍHO OBJEKTU
- BA1 SONDY STÁVAJÍCÍHO GEOLOGICKÉHO PRŮZKUMU
- BA1 SONDY NOVOHO GEOLOGICKÉHO PRŮZKUMU

LEGENDA ZELENĚ

- ZELENĚ STÁVAJÍCÍ - KACENÁ
- KĚRE STÁVAJÍCÍ - KACENÉ
- ZELENĚ STÁVAJÍCÍ
- ZELENĚ NOVÁ - LISTNATÉ STROMY, JEHLIČNÝ

LEGENDA MAPOVÝCH ZNAČEK

- ▲ DOPRAVNÍ ZNAČKA - STÁVAJÍCÍ
- VENKOVNÍ SVÍTIDLO - STÁVAJÍCÍ
- HYDRANT
- SOUPÁTKO BEZ ROZLUŠENÍ PODZEMNÍHO VEDENÍ
- ULIČNÍ VPUSŤ - STÁVAJÍCÍ
- VSTUPNÍ ŠACHTA PODZEMNÍHO VEDENÍ - STÁVAJÍCÍ
- POLOHOPIŠNÝ BOD GEODETICKÉHO OLYGONU
- GEODETICKÝ ZAMĚŘENÝ BOD S VÝŠKOU
- BOD VEŘEJNÉ GEODETICKÉ SÍTĚ
- ZDĚNÁ BUDOVA
- ZELENÁ PLOCHA, LOUKY
- ZAHRADA
- ROZVODNICE
- POMNÍK, SOCHA
- MÍSTNÍ TABULE
- PŘEDMĚT MALÉHO ROZSAHU
- SKŘIŇ OBECNĚ

STÁVAJÍCÍ SÍTĚ A PŘÍPOJKY I.S. - TRASY

- VODOVOD - PITNÁ VODA
- PLYNOVOD NTL
- PLYNOVOD STL
- KANALIZACE JEDNOTNÁ
- KANALIZACE DEŠŤOVÁ
- KANALIZACE SPLAŠKOVÁ
- KABELOVÉ ROZVODY VN
- KABEL ROZVODY NN - PODZEMNÍ
- KABEL ROZVODY NN - NADZEMNÍ
- VEŘEJNÉ OSVĚTLENÍ - VO
- SLABOPROUD

NOVÉ SÍTĚ A PŘÍPOJKY I.S. - ZNAČKY

- NAVRHOVANÉ VENKOVNÍ OSVĚTLENÍ
- POŽÁRNÍ HYDRANT
- ▲ DOPRAVNÍ ZNAČKA

NOVÉ SÍTĚ A PŘÍPOJKY I.S. - TRASY

- VODOVOD - PITNÁ VODA
- VODOVOD - UŽÍTKOVÁ VODA
- PLYNOVOD NTL
- PLYNOVOD STL
- KANALIZACE JEDNOTNÁ
- KANALIZACE DEŠŤOVÁ
- KANALIZACE SPLAŠKOVÁ
- KABEL ROZVODY NN - PODZEMNÍ
- VEŘEJNÉ OSVĚTLENÍ - VO
- SLABOPROUD

BOURANÉ SÍTĚ A PŘÍPOJKY I.S. - TRASY

- VODOVOD - PITNÁ VODA
- KANALIZACE JEDNOTNÁ
- KANALIZACE DEŠŤOVÁ
- KABEL ROZVODY NN - PODZEMNÍ
- VEŘEJNÉ OSVĚTLENÍ - VO
- SLABOPROUD
- STÁVAJÍCÍ SÍTĚ RUŠENÉ

RUŠENÉ SÍTĚ A PŘÍPOJKY I.S. - ZNAČKY

- ▲ DOPRAVNÍ ZNAČKA
- VENKOVNÍ SVÍTIDLO
- HYDRANT
- ULIČNÍ VPUSŤ
- VSTUPNÍ ŠACHTA PODZEMNÍHO VEDENÍ

LEGENDA STAVEB. OBJEKTŮ (SO), INŽENÝRSKÝCH OBJEKTŮ (IO) A PROVOZNÍCH SOUBORŮ (PS)

- POZEMNÍ (STAVEBNÍ) OBJEKTY**
- SO 100 PLYVECKÁ HALA S TOBOGÁNEM A VENKOVNÍ VÍRIVKOU
 - SO 130 SADOVÉ ÚPRAVY
 - SO 131 POVOLENÍ KÁCENÍ
 - SO 140 ZPEVNĚNÉ PLOCHY
- INŽENÝRSKÉ OBJEKTY**
- IO 200 PŘÍPOJKA KANALIZACE JEDNOTNÉ
 - IO 210 AREÁLOVÉ ROZVORY A RETENČNÍ NÁDRŽ
 - IO 220 PŘÍPOJKA VODOVODU, AREÁLOVÉ ROZVODY A POSUN HYDRANTU
 - IO 230 PŘELOŽKA VODOMĚRNÉ ŠACHTY
 - IO 300 PŘÍPOJKA NN
 - IO 310 PŘELOŽKA NN
 - IO 320 VEŘEJNÉ OSVĚTLENÍ
 - IO 330 PŘELOŽKA VEŘEJNÉ OSVĚTLENÍ
 - IO 400 PŘÍPOJKA SLP
 - IO 410 PŘELOŽKA SLP
 - IO 500 PŘÍPOJKA PLYN A AREÁLOVÉ ROZVODY
- PROVOZNÍ SOUBORY**
- PS 900 TECHNOLOGIE BAZÉNŮ
 - PS 910 TECHNOLOGIE BAZÉNU PRO KOJENCE A BATOLATA
 - PS 920 TECHNOLOGIE WELLNESS
 - PS 930 GASTROTECHNOLGIE

Revize		Iméno		Podpis
Číslo	Datum	Popis změny		

Orientace	Generální projektant Arch. Design, s.r.o. KANCELÁŘ BRNO Sokolova 23, 602 00 Brno telefon: +420 541 420 910 fax: +420 541 420 913	Autorizační razítka
±0,000-224,70 m n.m.		B.p.v.
Architekt: M. Kuchař	Vypracoval: M. Dornhánková	Projektant části PD:
HP: M. Hájek	Kreslil: M. Dornhánková	DK DKARCHITEKT, S.R.O. <small>PROJEKČNÍ A INŽENÝRSKÁ FIRMÁ</small>
Zad. projektant: M. Kuchař	Kontroloval: M. Sedláček	
Investor: Město Louň, Mírové náměstí 35, 440 23 Louň	Obec: Louň	Kraj: Ústecký
Místo stavby: ul. Rakovnická	Obec: Louň	Kraj: Ústecký
PD - MĚSTSKÁ PLYVECKÁ HALA V LOUNECH		
Název stavby:	Číslo paré:	Formát: A4
Část: C. SITUAČNÍ VÝKRES	Číslo střížka: DKa	Datum: 7.5.2018
Název dokumentu: KOORDINAČNÍ SITUAČNÍ VÝKRES	Měřítko: 1:250	Stupeň: PDPS
Kód dokumentu: 1601200	Doplnění: -	Revize: 00