




Fragment místnosti s rozvaděčem
(Místnost přípravy květin)
M 1: 50

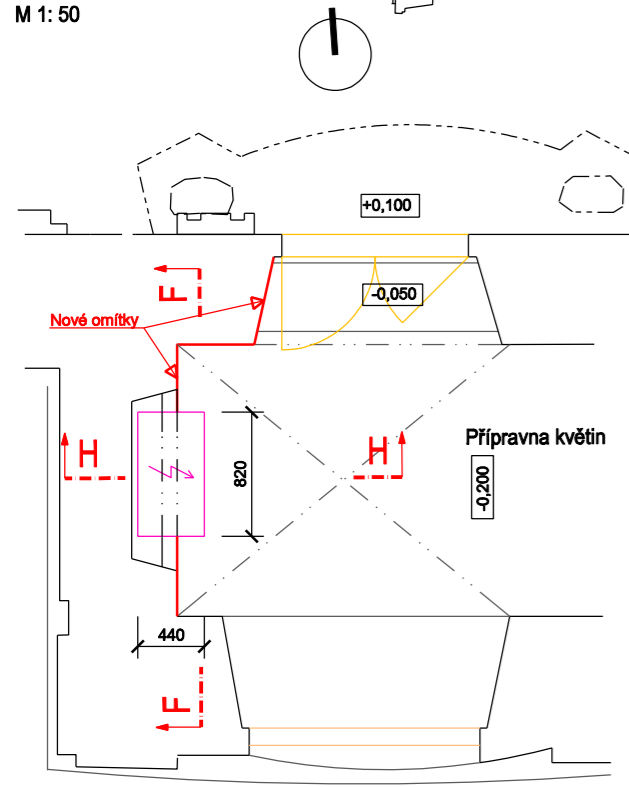

Řez H - H

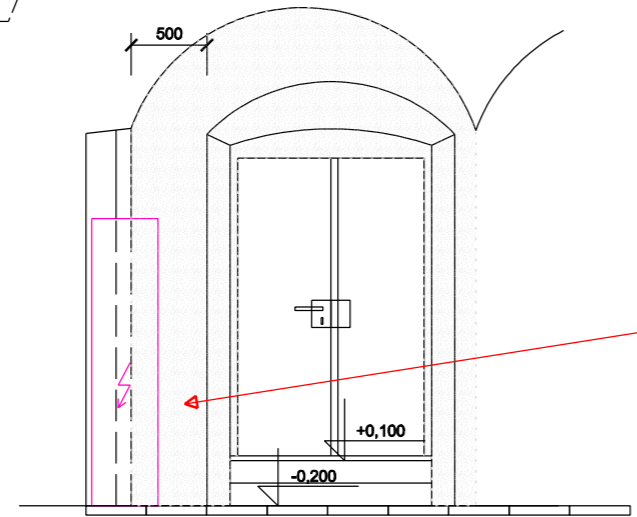

Řez F - F

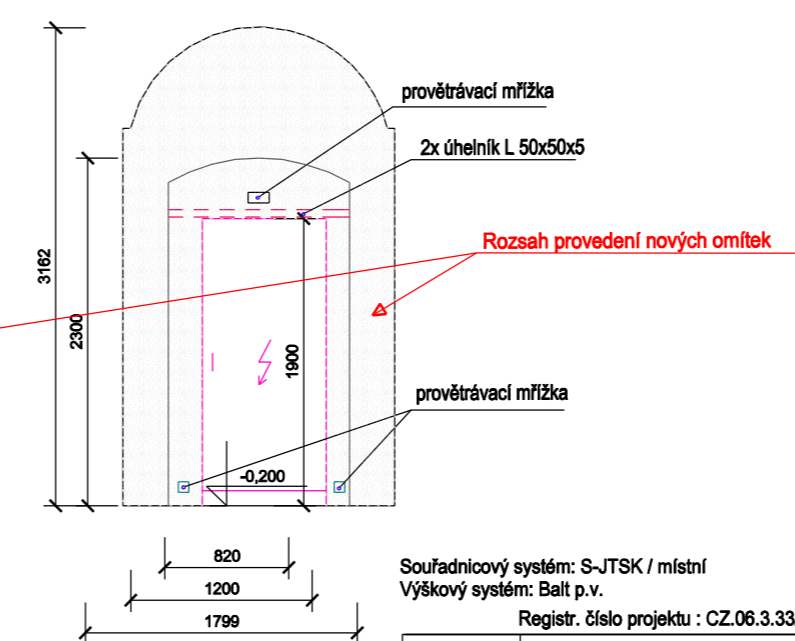


Legenda

- 1 Hromosvod
- 1 Okapní svod
- Odvodňovací žlab
- Kanálek
- Zemnicí tyč
- Okapový chodník

Souřadnicový systém: S-JTSK / místní
Výškový systém: Balt p.v.

Registr. číslo projektu : CZ.06.3.33/0.0/0.0/15_015/0000337 (IROP, výzva č.13)

 ING. FRANTIŠEK KOŇÁŘÍK Projektový ateliér IFK Bezručova 1707, 436 01 Litvínov 1 tel.:411 130 700, e-mail: ifk@ifk.cz	Vlastník / Stavebník: Cisterciácká opatřitel Osek Rooseveltova 1, 417 05 Osek	Datum: 05/2017	Vypracoval: R. Souček	Schválil: Ing. F. Koňářík
	Akce: st. Revitalizace kláštera Osek, evropské centrum kultury a vzdělanosti SO 203 Kostel Nanebevzetí Panny Marie	Stupeň PD: PD k PS	Zakázkové číslo: 1701.4	Soubor: Klášter, Kostel NPM
Název výřezu: SO 203.1 Výměna střešní krytiny Půdorys, úroveň 1	Měřítko: 1: 250; 1:50	Číslo výřezu: 4 - D - 02 - 001		